


空調和・換気機器表

記号	名称	仕様	電気仕様		数量	設置室	
			φ	V			
ADP1	空冷ヒートポンプエアコン	室外機 重耐塩仕様 インバーター仕様 アクティブフィルター対応 室内機 天井埋め込み型 冷房能力 25.0(6.4~28.0)KW/h 暖房能力 22.5(7.0~34.0)Kw/h ドレンアップ機能、リモコン付き	3	200	10.2	1	ホール
ADP2	空冷ヒートポンプエアコン	室外機 重耐塩仕様 インバーター仕様 室内機 天井カセット2方向型 冷房能力 14.0KW/h 暖房能力 16.0Kw/h ドレンアップ機能、リモコン付き	3	200	5.2	1	廊下
ADP3	空冷ヒートポンプエアコン	室外機 重耐塩仕様 インバーター仕様 室内機 天井カセット4方向型 冷房能力 5.6KW/h 暖房能力 6.3Kw/h ドレンアップ機能、リモコン付き	3	200	2.49	1	事務室
ADP4	空冷ルームエアコン	室外機 重耐塩仕様 室内機 壁掛け型 冷房能力 2.2KW/h 暖房能力 2.2Kw/h ドレンアップ機能、リモコン付き	1	100	0.56	1	授乳室
FE1	天井換気扇	天井換気扇 24時間換気機能付 深型バンドキャップ SUS製 150φ 指定色焼付塗装 防虫網付 150φ×450m <sup>2</sup> /h×90Pa 天吊り金物共 バンドキャップ 水切り付	1	100	0.042	2	W・WC
FE2	天井換気扇	天井換気扇 24時間換気機能付 深型バンドキャップ SUS製 150φ 指定色焼付塗装 防虫網付 150φ×340m <sup>2</sup> /h×60Pa 天吊り金物共 バンドキャップ 水切り付	1	100	0.024	2	M・WC
FE3	天井換気扇	天井換気扇 24時間換気機能付 深型バンドキャップ SUS製 150φ 指定色焼付塗装 防虫網付 150φ×220m <sup>2</sup> /h×50Pa 天吊り金物共 バンドキャップ 水切り付	1	100	0.0295	1	事務室
FE4	天井換気扇	天井換気扇 24時間換気機能付 深型バンドキャップ SUS製 150φ 指定色焼付塗装 防虫網付 150φ×200m <sup>2</sup> /h×50Pa 天吊り金物共 バンドキャップ 水切り付	1	100	0.0295	1	バリアフリートイレ
FE5	天井換気扇	天井換気扇 24時間換気機能付 深型バンドキャップ SUS製 100φ 指定色焼付塗装 防虫網付 100φ×140m <sup>2</sup> /h×40Pa 天吊り金物共 バンドキャップ 水切り付	1	100	0.0155	2	授乳室 自販機置場
FE	換気扇(電気設備工事)	壁取付 バイブ扇 24時間換気機能付 深型バンドキャップ SUS製 200φ 防虫網付 羽根径 200φ 250m <sup>2</sup> /h バンドキャップ 平型 水切り付	1	100	0.044	4	M更衣室 W更衣室


\* 空調室外機は、防振ゴム+転倒防止金具、保護網 共

給排水衛生設備器具表

名称	参考型番	機器仕様明細(参考品番)	M・WC	W・WC	M更衣室	W更衣室	バリアフリートイレ	医務室	屋外	数量	備考
洋風大便器	CFS498BCK C-P111PM	掃除口付フラッシュタンク式大便器 暖房洗浄便座(TCF5830AUS) リモコンスイッチ壁取付 棚板付2連式紙巻器(YH650)	2	6						8	器具取付壁補強工事は建築工事
小便器	UFS900JSC U-A51MP/BW	掃除口付壁掛壁排水自動洗浄小便器(低リップ・節水タイプ) 電源100Vタイプ	4							4	器具取付壁補強工事は建築工事
洗面器	L531 L-2291/BW1	アンダーカウンター取付楕円型タイプ 自動単水栓(TENA41A 電源100Vタイプ) 排水金具(ポップアップ式床排水) ※カウンター工事は建築工事	2	2	2	2				8	
掃除流し	SK22A S-202A	水栓(T23AE020) アンクル止水栓(TN114) 排水金具(T37SGEP)	1							1	器具取付壁補強工事は建築工事
身障者トイレバック	UADBK61L1A2ADN1WA PTWC-CC182R1WNW/SS	タンク式大便器(温水洗浄便座付) 壁掛け洗面器(自動単水栓) オストメイト(電気温水器付) (水石けんなし) ベビーチェア(平面壁取付用) 手すり(可動手すり、L型手すり)					1			1	壁、天井、床、ドアは建築工事
小便器用手すり		建築工事									
化粧鏡		建築工事									
水栓	T200CSNR13 LF-15G-13-CV	キー付横水栓					1			1	
水栓柱		SUS製 水栓柱 70×70×1,100H								1	1
水栓		建築工事 ミニキッチン用水栓 (建築工事)						1		1	

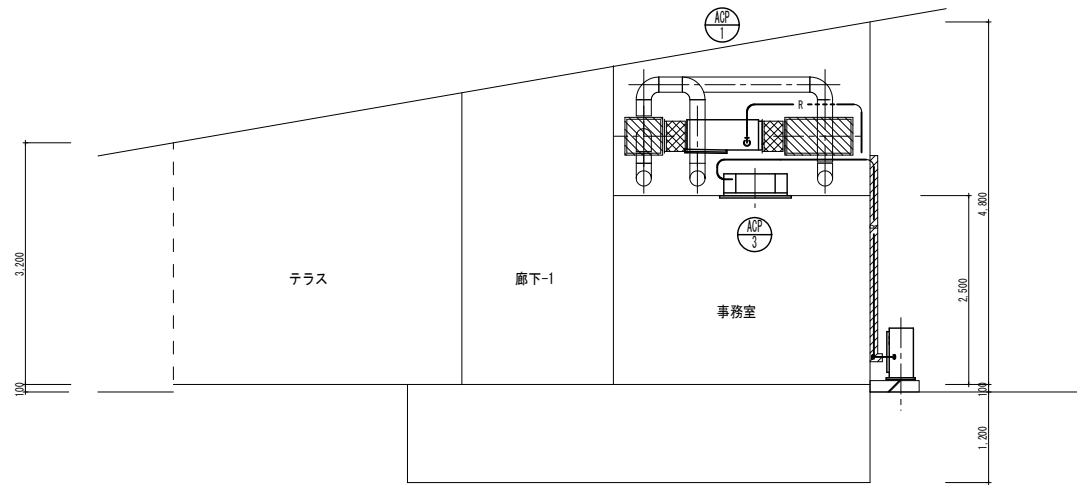

空調和設備系統図 S=N.S

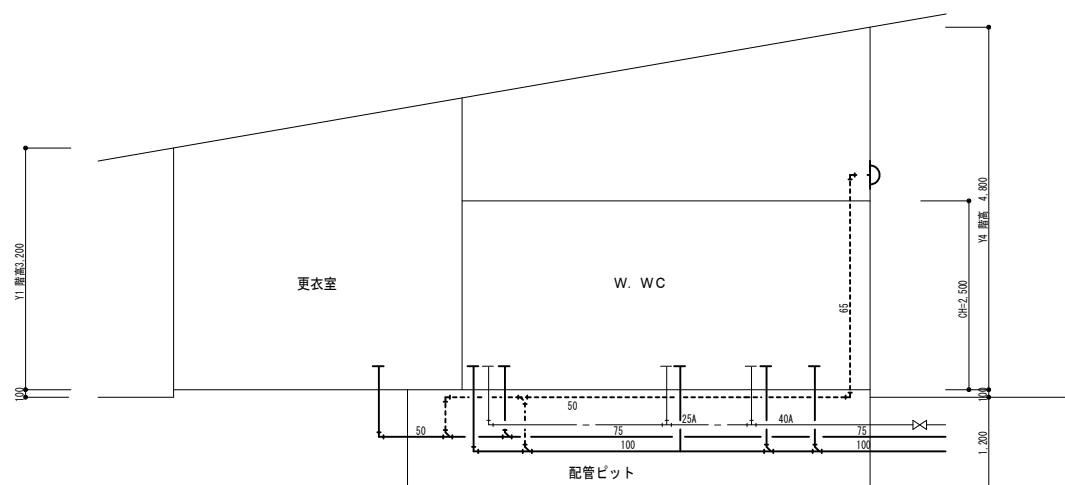

衛生設備系統図 S=N.S

凡例

記号	名称	使用資材
— R —	冷媒管	断熱用冷媒銅管
— D —	ドレン管	硬質ポリ塩化ビニル管
— — —	給水管	(屋内)給水用耐衝撃型ビニル管(HI-VP) (屋外埋設)給水用耐衝撃型ビニル管(HI-VP)
— — —	排水管	硬質ポリ塩化ビニル管(VP)
≡≡≡	給気ダクト	スパイラルダクト、保温付フレキダクト
≡≡≡	排気ダクト	スパイラルダクト
□	給気チャンバー	ダクト用重鉛鉄板
— / —	ケーブル	EMケーブル

工事名	(仮称)伊保スポーツ広場管理棟新築工事		
図面名	機器表・器具表 系統図 凡例		
年月日	令和 4 年 月		
縮尺	N・S	図面番号	M-03
設計者	名称 アジア航測株式会社	資格者氏名 中陳 泰之	会社名 アジア航測株式会社
	登録番号 一級建築士 第244586号	所在地 神奈川県川崎市 麻生区万福寺1-2-2	事業者名 高砂市